
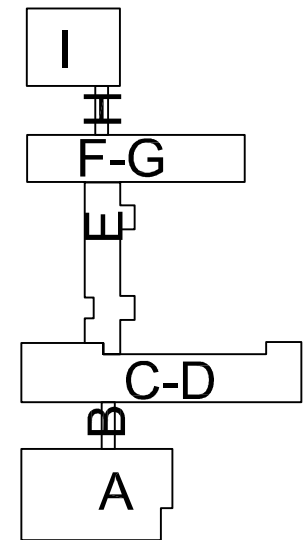


# RZUT PARTERU SEGMENT B

SKALA 1:100

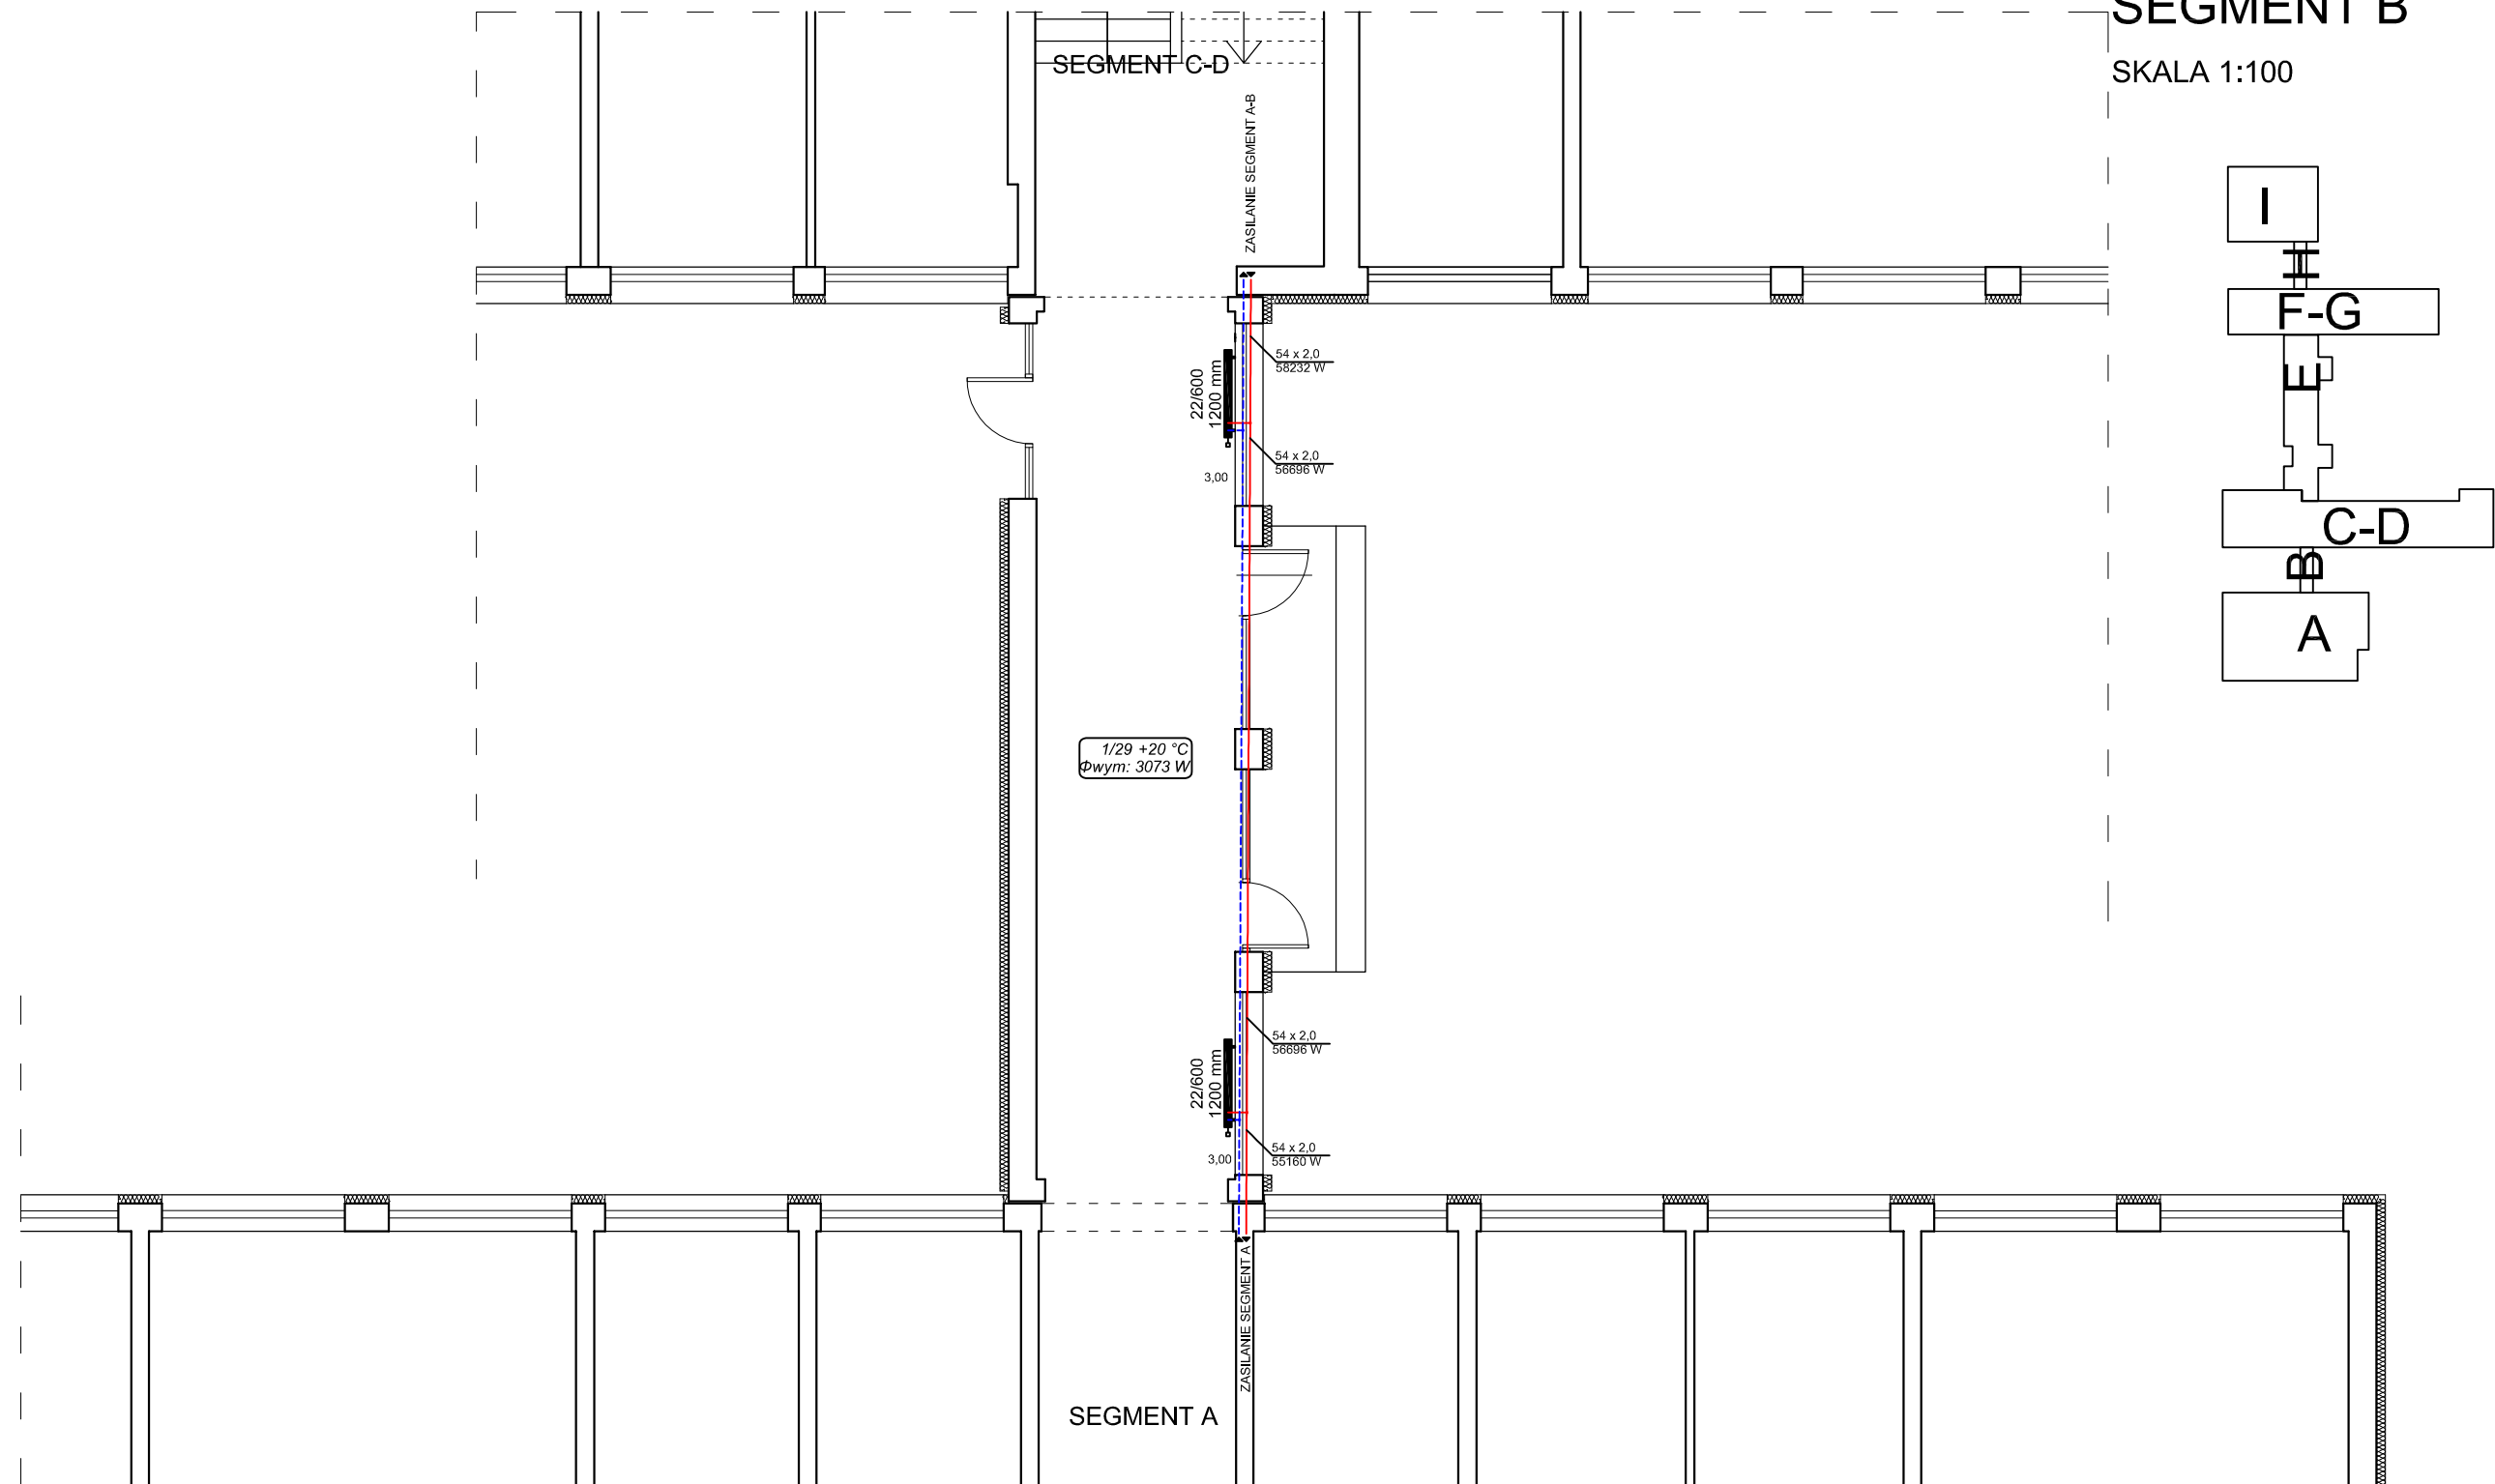

Pracownia Audytorska Spółka z o.o. ul. Kilińskiego 49L 27-400 Ostrowiec Św. tel, fax, (041) 265 24 64 kom. 667 633 003			Nr rysunku <b>3</b>	Branża SANITARNA	Skala 1:100
Projektant: inż. Krzysztof Buczyński	142/Tbg/98			Investor Gmina Biała ul. Rynek 10 48-210 Biała	Adres budowy Zespół Szkolno-Przedszkolny ul. Tysiąclecia 16 48-210 Biała
Asystent projektanta: mgr inż. Maciej Kołasa	-----			Rodzaj projektu PROJEKT BUDOWLANY	
Sprawdzający: mgr inż. Małgorzata Łysiak - Kowalczyk	SWK/0040/ PWOS/10			Tytuł rysunku RZUT PARTERU - SEGMENT B instalacja c.o.	
Imię i nazwisko:	Nr upr.	Podpis:	Data opracowania: październik 2015r.		