
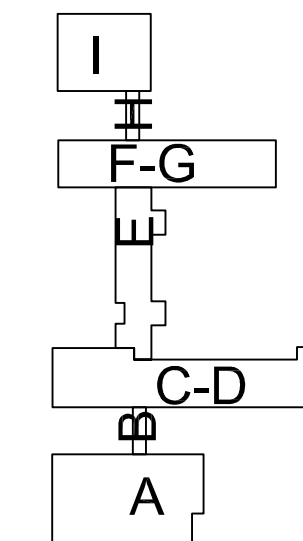


RZUT PARTERU SEGMENT E

SKALA 1:100

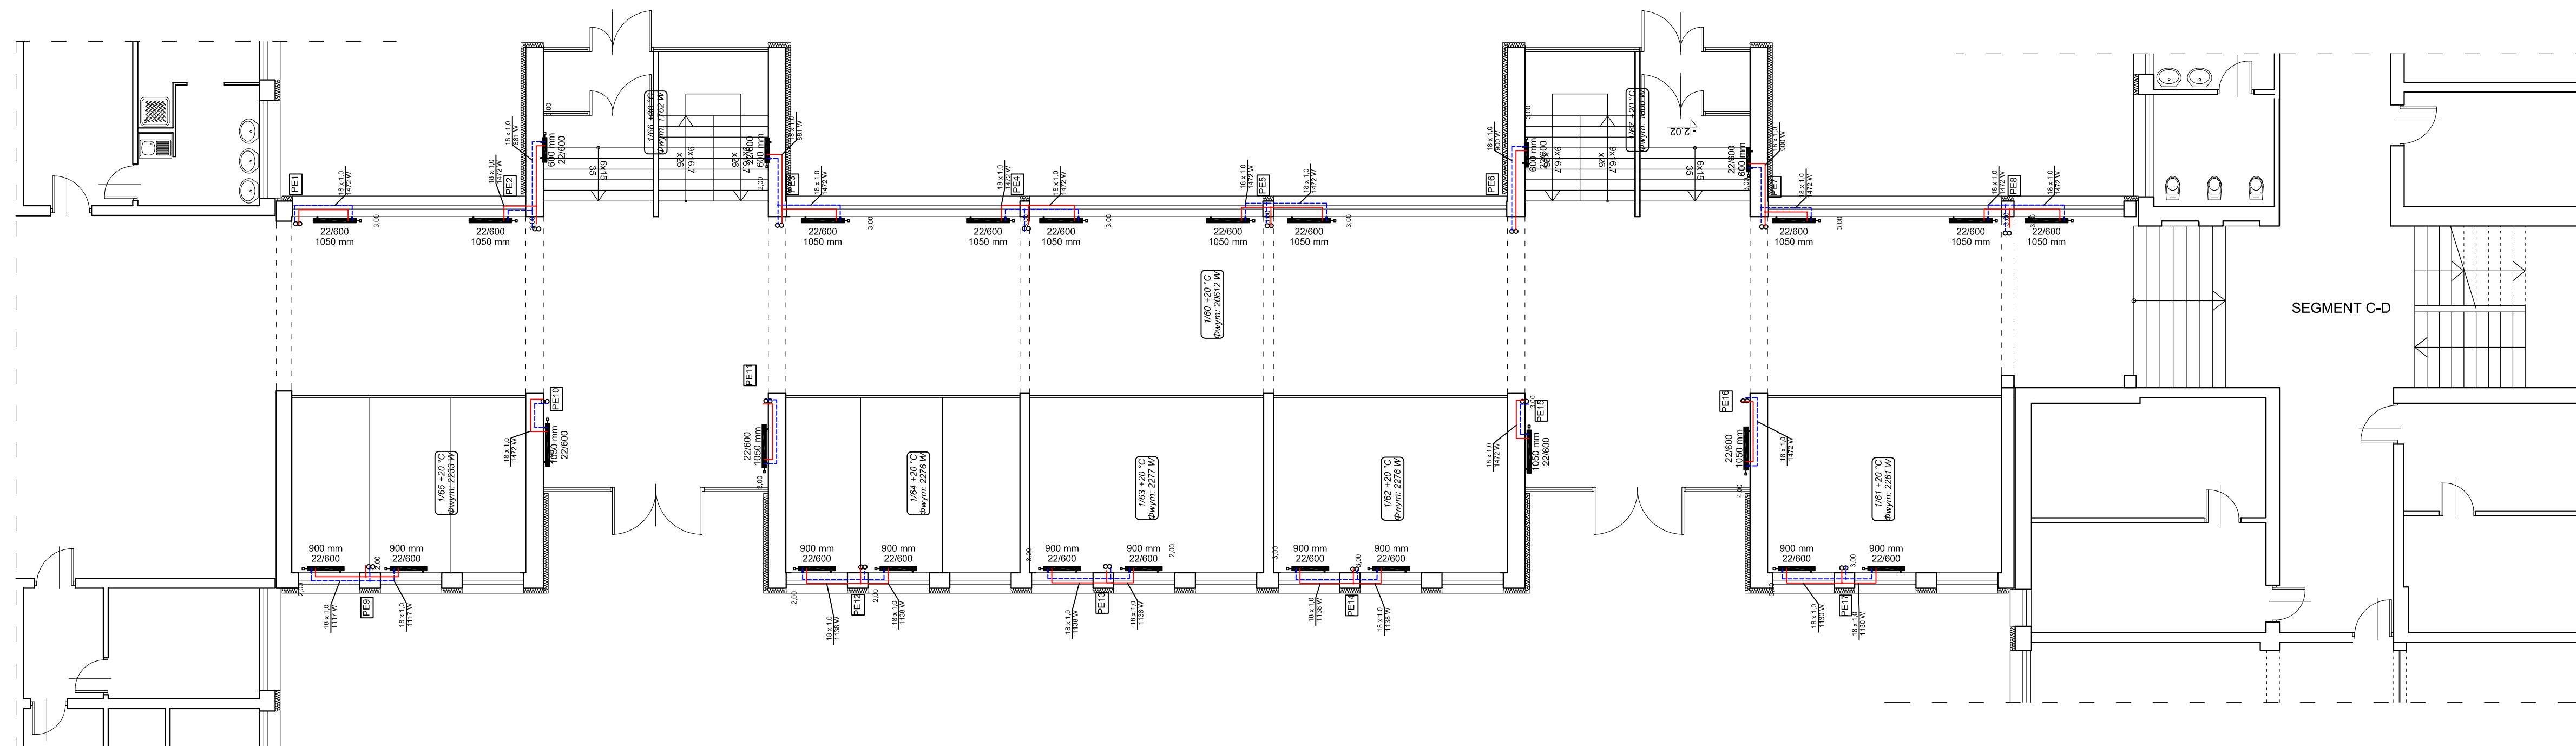

Zestawienie pomieszczeń		
L.P.	Nazwa pomieszczenia	Powierzchnia [m ²]
1/60	hall	242,48
1/61	szatnie	24,49
1/62	szatnie	24,48
1/63	szatnie	24,48
1/64	szatnie	24,48
1/65	szatnie	24,48
1/66	klatka schodowa	5,42
1/67	klatka schodowa	5,42
Razem:		375,73

Pracownia Audytorska Spółka z o.o. ul. Kilińskiego 49L 27-400 Ostrowiec Sw. tel.fax.(041) 265 24 64 kom. 667 633 003				Nr rysunku: 9	Branża: SANITARNA	Skala: 1:100
Projektant:	inż. Krzysztof Buczyński	142/Tbg/98				
Asystent projektanta:	mgr inż. Maciej Kolasa	----	Rodzaj projektu: PROJEKT BUDOWLANY			
Sprawdzający:	mgr inż. Małgorzata Lysiak - Kowalczyk	SWK/0040/ PWOS/10	Tytuł rysunku: RZUT PARTERU - SEGMENT E instalacja c.o.			
Inię i nazwisko:		Nr upr.	Podpis:		Data opracowania: październik 2015r.	