
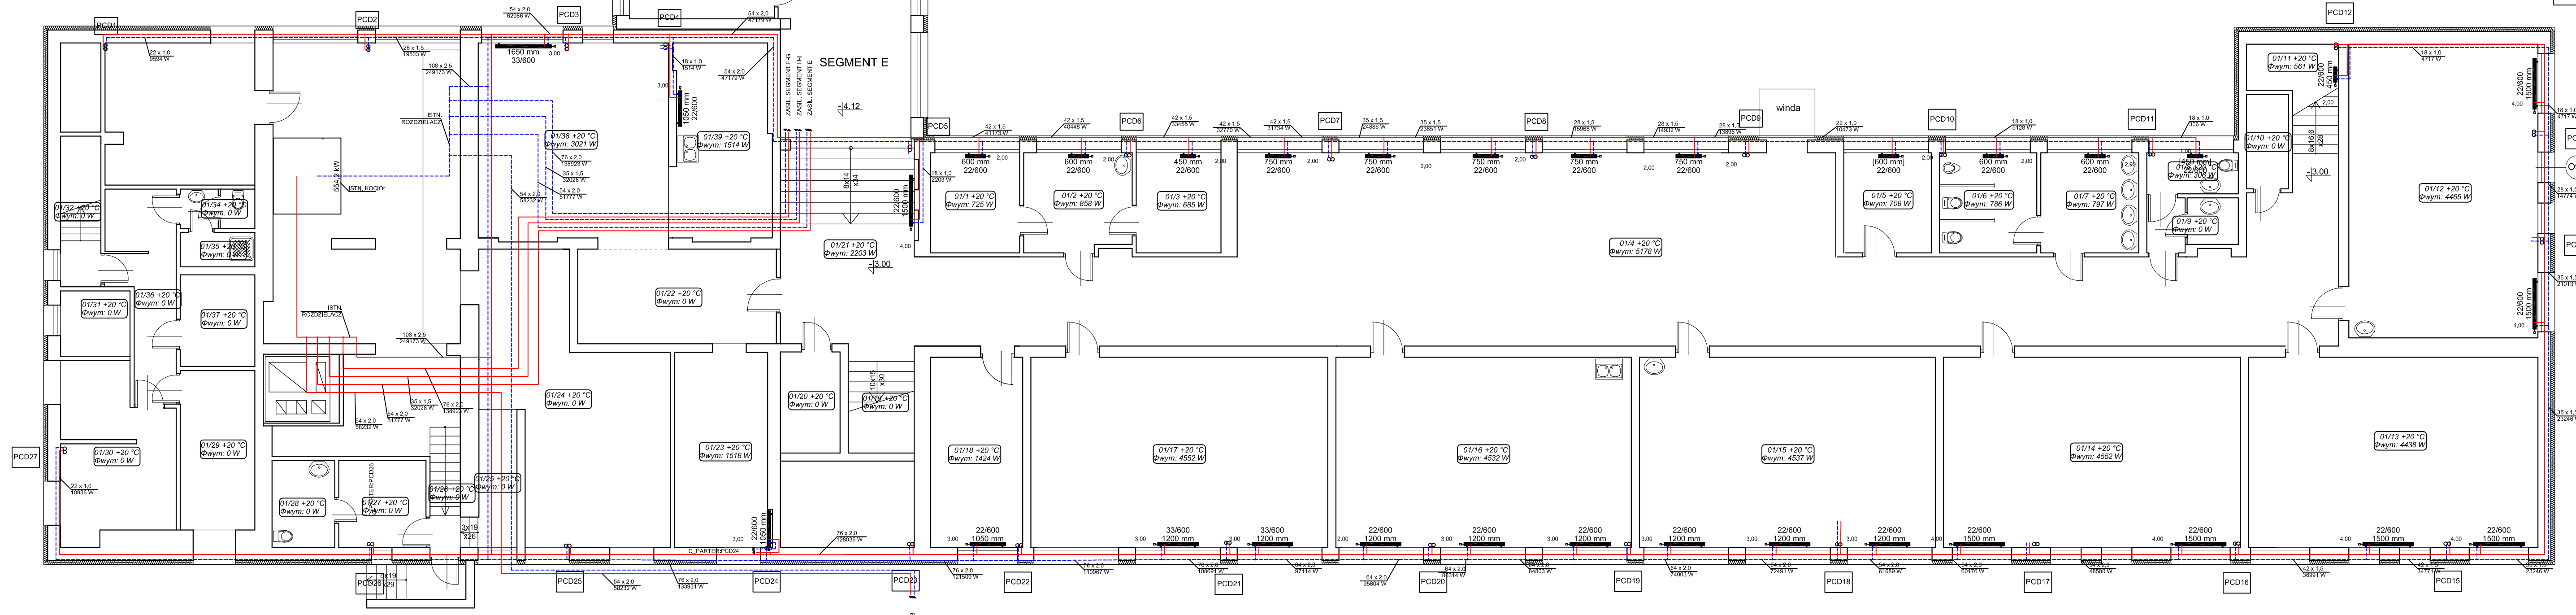


**RZUT PIWNIC
SEGMENT C-D**
SKALA 1:100

Zestawienie pomieszczeń		
L.P.	Nazwa pomieszczenia	Powierzchnia [m ²]
01/1	sala	7,76
01/2	sala	9,18
01/3	sala	7,37
01/4	hall	171,46
01/5	sala	7,46
01/6	wc	8,46
01/7	łazienka	8,52
01/8	wc	3,26
01/9	pom. gospodarcze	2,07
01/10	schowek	3,45
01/11	klatka schodowa	2,2
01/12	sala	48,31
01/13	sala	47,92
01/14	sala	49,16
01/15	sala	48,99
01/16	sala	48,93
01/17	sala	49,16
01/18	sala	15,26
01/19	klatka schodowa	3,08
01/20	schowek	5,24
01/21	korytarz	23,72
01/22	piwnica	16,37
01/23	magazyn	15,99
01/24	magazyn	35,10
01/25	korytarz	4,62
01/26	klatka schodowa	1,77
01/27	pom. gospodarcze	6,63
01/28	wc	4,75
01/29	piwnica	10,34
01/30	skład opału	15,48
01/31	piwnica	3,96
01/32	klatka chodowa	2,64
01/33	piwnica	18,23
01/34	wc	2,55
01/35	prysznic	2,22
01/36	korytarz	10,28
01/37	piwnicapiwnica	5,94
01/38	piwnica	32,5
01/39	piwnica	16,59
Razem:		776,92

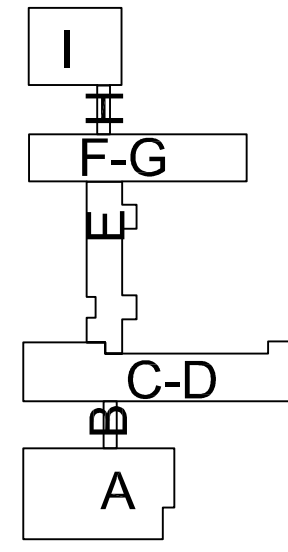

Pracownia Audytorska Spółka z o.o. ul. Kilińskiego 49L 27-400 Ostrowiec Św. tel./fax: (041) 265 24 64 kom. 667 633 003	4	Branda SANITARNA	Skala 1:100
Projektant: inż. Krzysztof Buczyński 142/Tbg/98		Adres inwestycji: Gmina Biela ul. Rynek 10 48-210 Biela	Adres wykonawcy: Zespół Szkolno-Przedsiębiorczy ul. Tysiąclecia 16 48-210 Biela
Asystent projektanta: mgr inż. Maciej Kolasa		Rozmiar projektu: PROJEKT BUDOWLANY	
Sprawdzający: mgr inż. Małgorzata Lysiak - Kowalczyk	SWK/004/PWOS/10	Typ projektu: RZUT PIWNIC - SEGMENT C-D Instalacja c.o.	
Imię i Nazwisko: Nr upr.:	Podpis:	Data opracowania: październik 2015r.	